


- Legenda
- Uniwersalna czujka dymu DUR-6044
 - Wskaźnik zadziałania WZ-31
 - Ręczny ostrzegacz pożarowy ROP-4001M
 - Moduł kontrolno sterujący

Oddział Neurologiczny 32 łózkowy

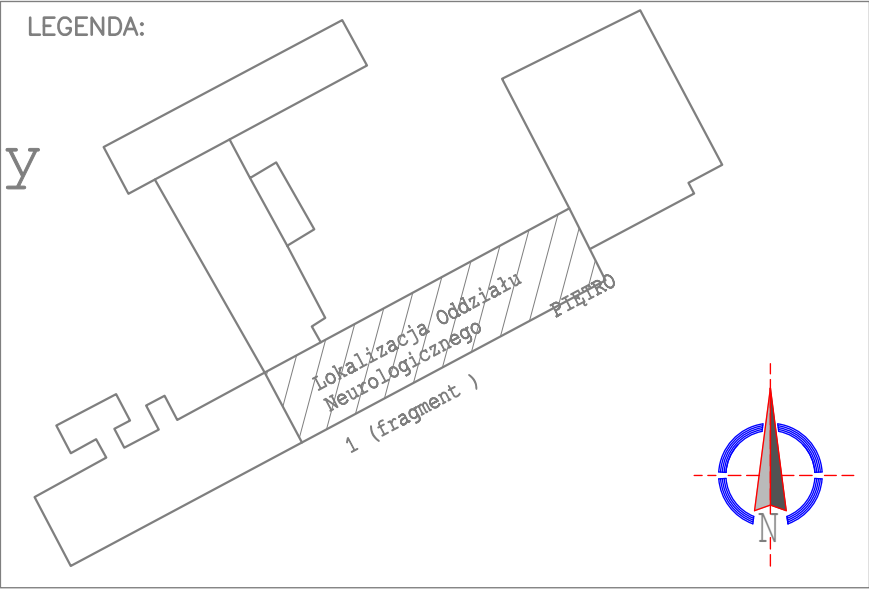

Inwestor:
SAMODZIELNY PUBLICZNY ZAKŁAD OPIEKI ZDROWOTNEJ W
SOKOŁOWIE PODLASKIM przy ul. ks. J. Bosko 5 , 08-300 Sokółów Podlaski

Temat projektu:
WYKONANIE REMONTU ODDZIAŁU NEUROLOGICZNEGO
SAMODZIELNEGO PUBLICZNEGO ZAKŁADU OPIEKI ZDROWOTNEJ
w Sokółowie Podlaskim
przy ul. ks. J. Bosko 5 , 08-300 Sokółów Podlaski

Nazwa rysunku:
*RZUT PIĘTRA 1 - plan instalacji
SSP i DSO*

Jednostka projektowa:		44-100 Gliwice ul. Lipowa 14	
PROFIL		STUDIO ARCHTEKTONICZNE REALIZACJA INWESTYCJI	
Projektował: mgr inż. KRZYSZTOF RAZIEWSKI UPR. BUD.SLK4700/PWOE/13	Specjalność: INST. ELEKTR.	Podpis: 	Data: 10.2023
Sprawdził: mgr inż. SZYMON PARUCH UPR. BUD.SLK4930/POOE/13	Specjalność: INST. ELEKTR.	Podpis: 	Rew.: 0
stadium PW	nr rys. E301	Skala: 1:50	